


# RZUT PIWNICY INSTALACJA HYDRANTOWA

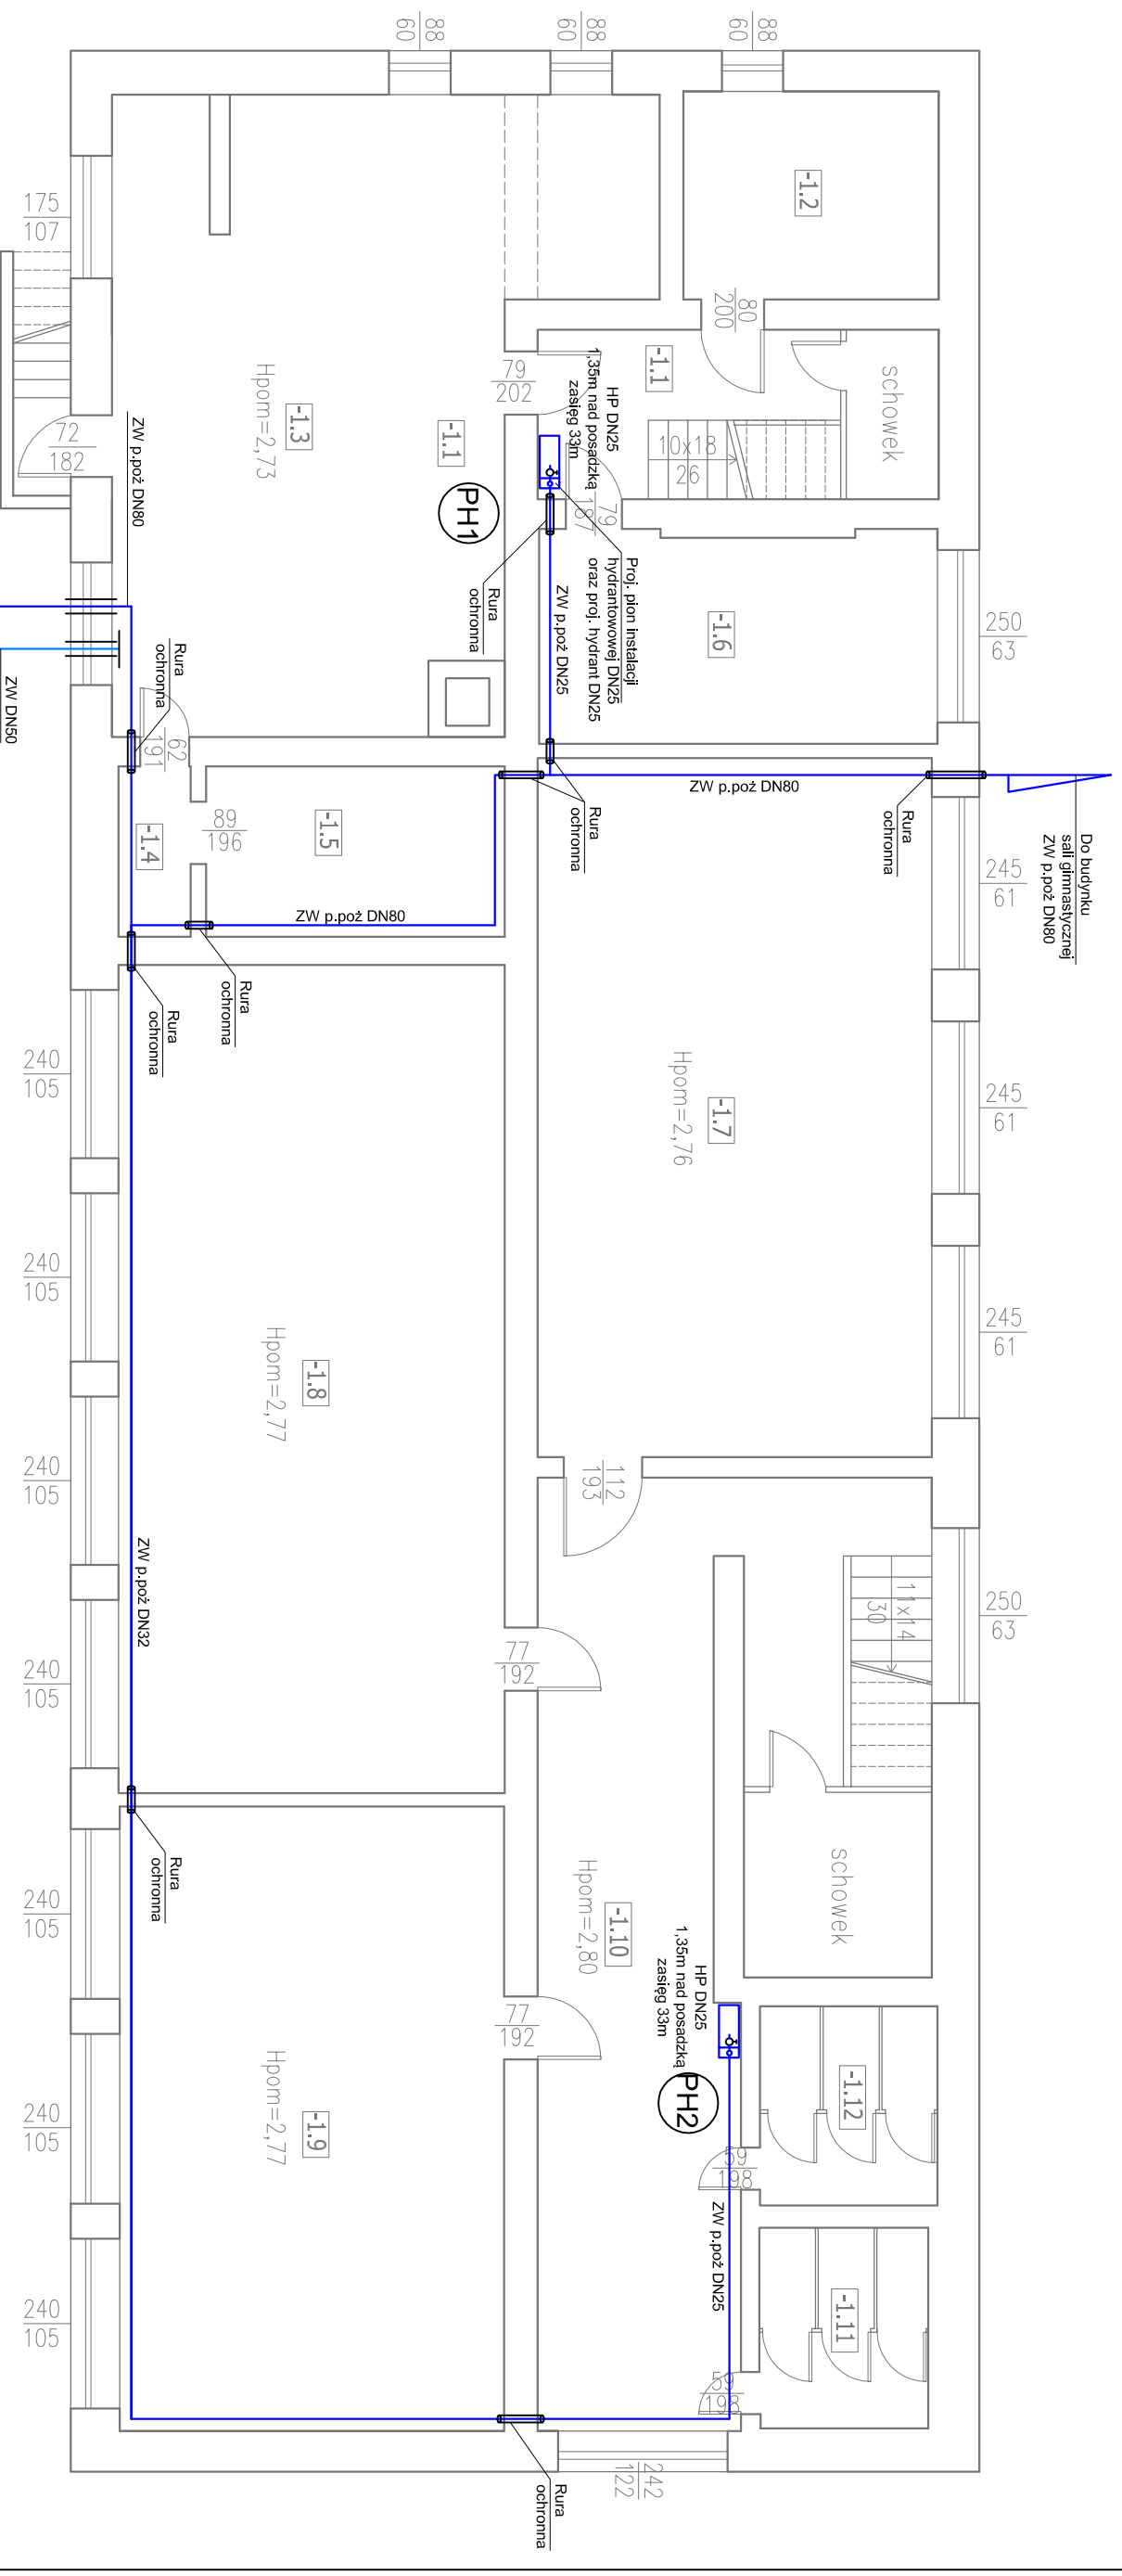

## OZNACZENIA:

- (PH)** ○ - pion instalacji hydrantowej
- - instalacja hydrantowa
- - instalacja zimnej wody (nie objęta opracowaniem)
- HP - hydrant p.poż DN25
- Uszczelnienie przejścia rurociągami niepalnymi przez ściany oddzielenia p.poż. otulinami Rocklit
- Alu i szpachółką BMK

|                            |   |  |                  |
|----------------------------|---|--|------------------|
| projektowanie i nadzór     |   | Projektowanie i nadzór SANITTECH Przemysław Hatała |                  |
| <b>SANITTECH</b>           |   | ul. Jaska Malczewskiego 12                         |                  |
| mgr inż. PRZEMYSŁAW HATAŁA |   | tel.: 601 747 005, e-mail: przemek.hat@gmail.com   |                  |
| BRANŻA:                    | SANITARNA   | SKALA:   | 1:100            |
| DATA:                      | 16 września 2019 r.   | NR RYS:  | S-02             |
| OBIEKT:                    | BUDYNEK SZKOŁY  | PROJEKT  | BUDOWLANY        |
| ADRES:                     | dz. nr 32 obręb 2 Susz, gmina Susz, powiat ławski             |  |                  |
| RYSUNEK:                   | RZUT PIWNICY - INSTALACJA HYDRANTOWA                          |  |                  |
| INWESTOR:                  | Zespół Szkół Im. Jęny Kosmowskiej, ul. Wlejska 1, 14-240 Susz |  |                  |
| PROJEKTANT:                | mgr inż. Przemysław Hatała                                    | Nr upr.:   | WAM/0029/PWOS/17 |
| SPRAWDZAJĄCY:              | mgr inż. Tomasz Knieciak                                      | Nr upr.:   | POM/0042/PWBS/16 |
| OPRACOWAŁ:                 | mgr inż. Karolina Hatała                                      | Nr upr.:   |                  |

Dokumentacja chroniona Prawem Autorskim Dz. U. Nr. 24, poz. 83 z 23.02.1994 r.  
WSZELKIE ZMIANY, POWIELANIA, UDOSTĘPNIANIE OSOBOM TRZECIM BEZ ZGODY AUTORÓW ZABRONIONE